
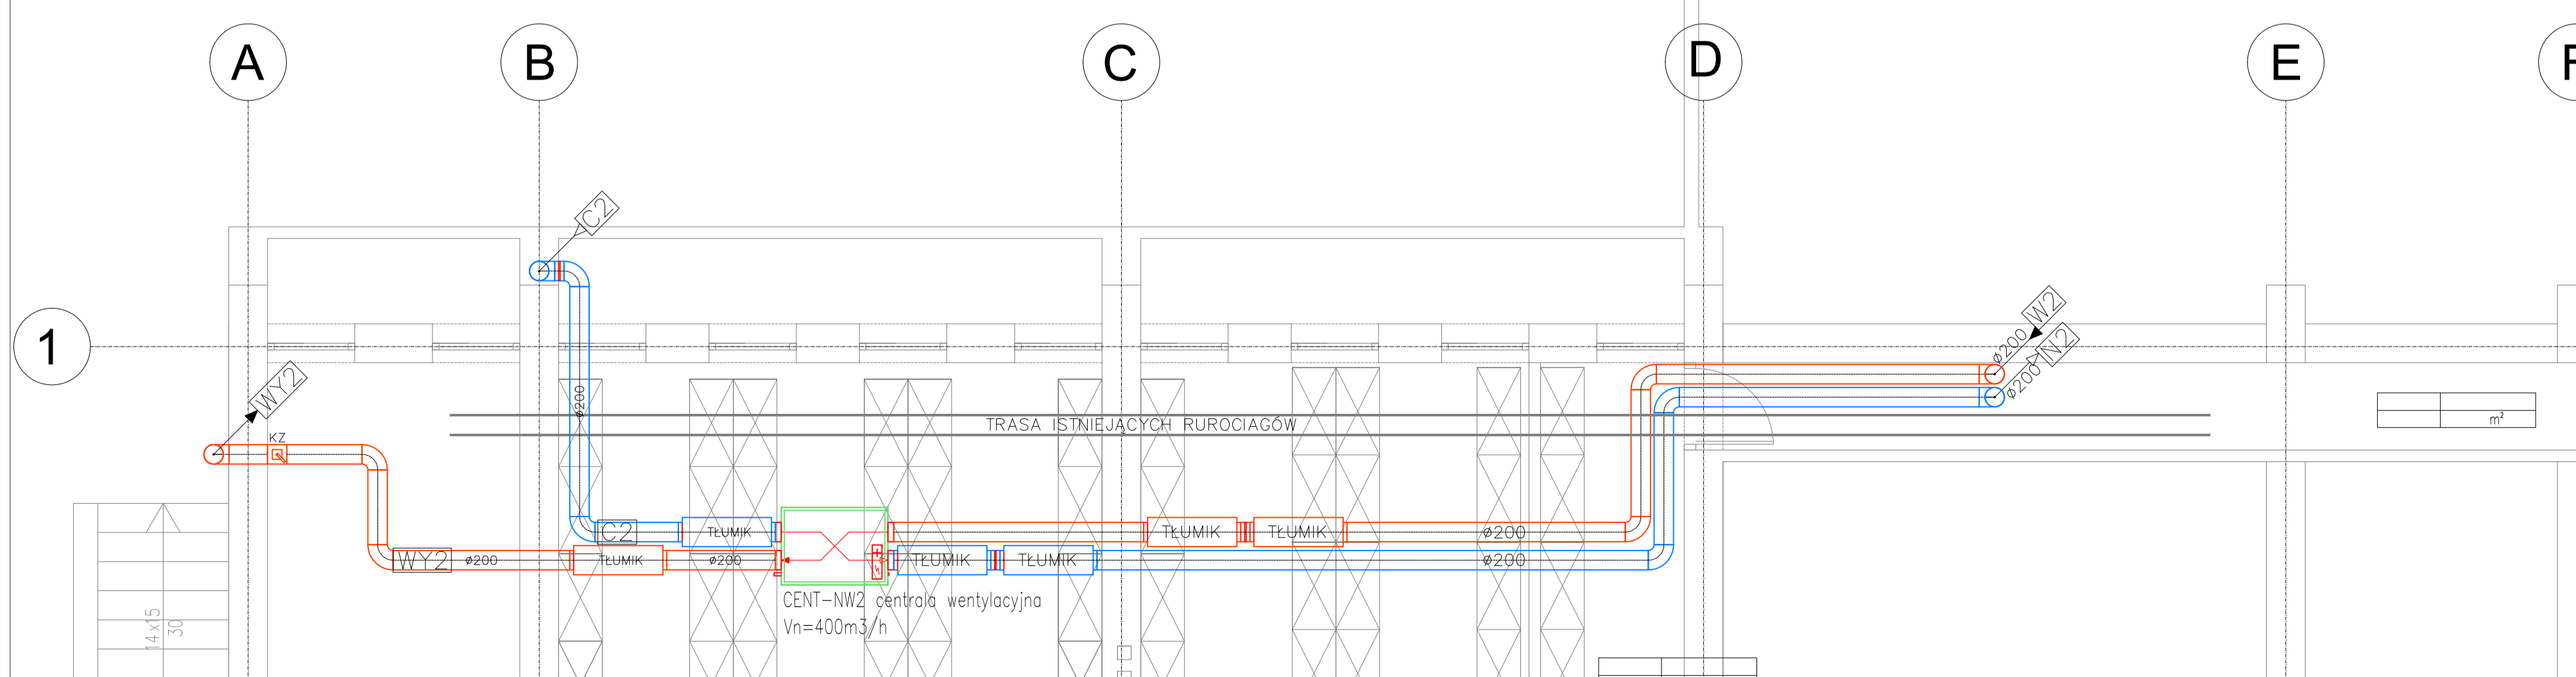
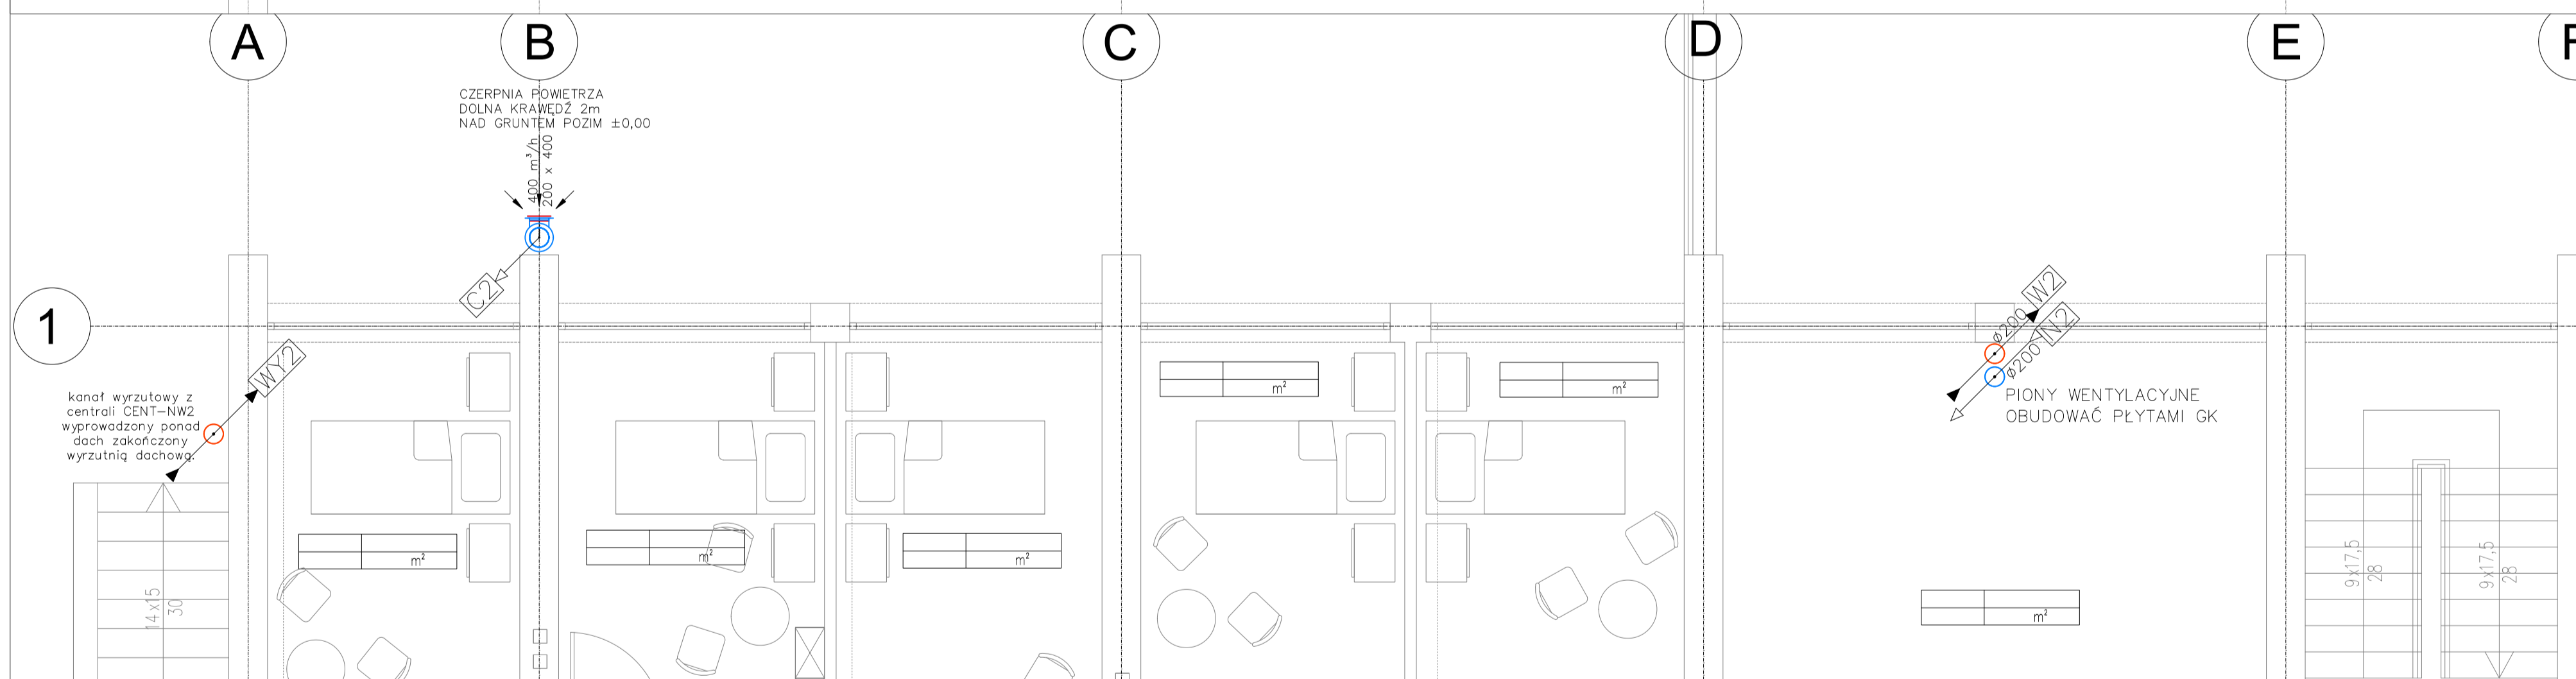


PIĘTRO 1

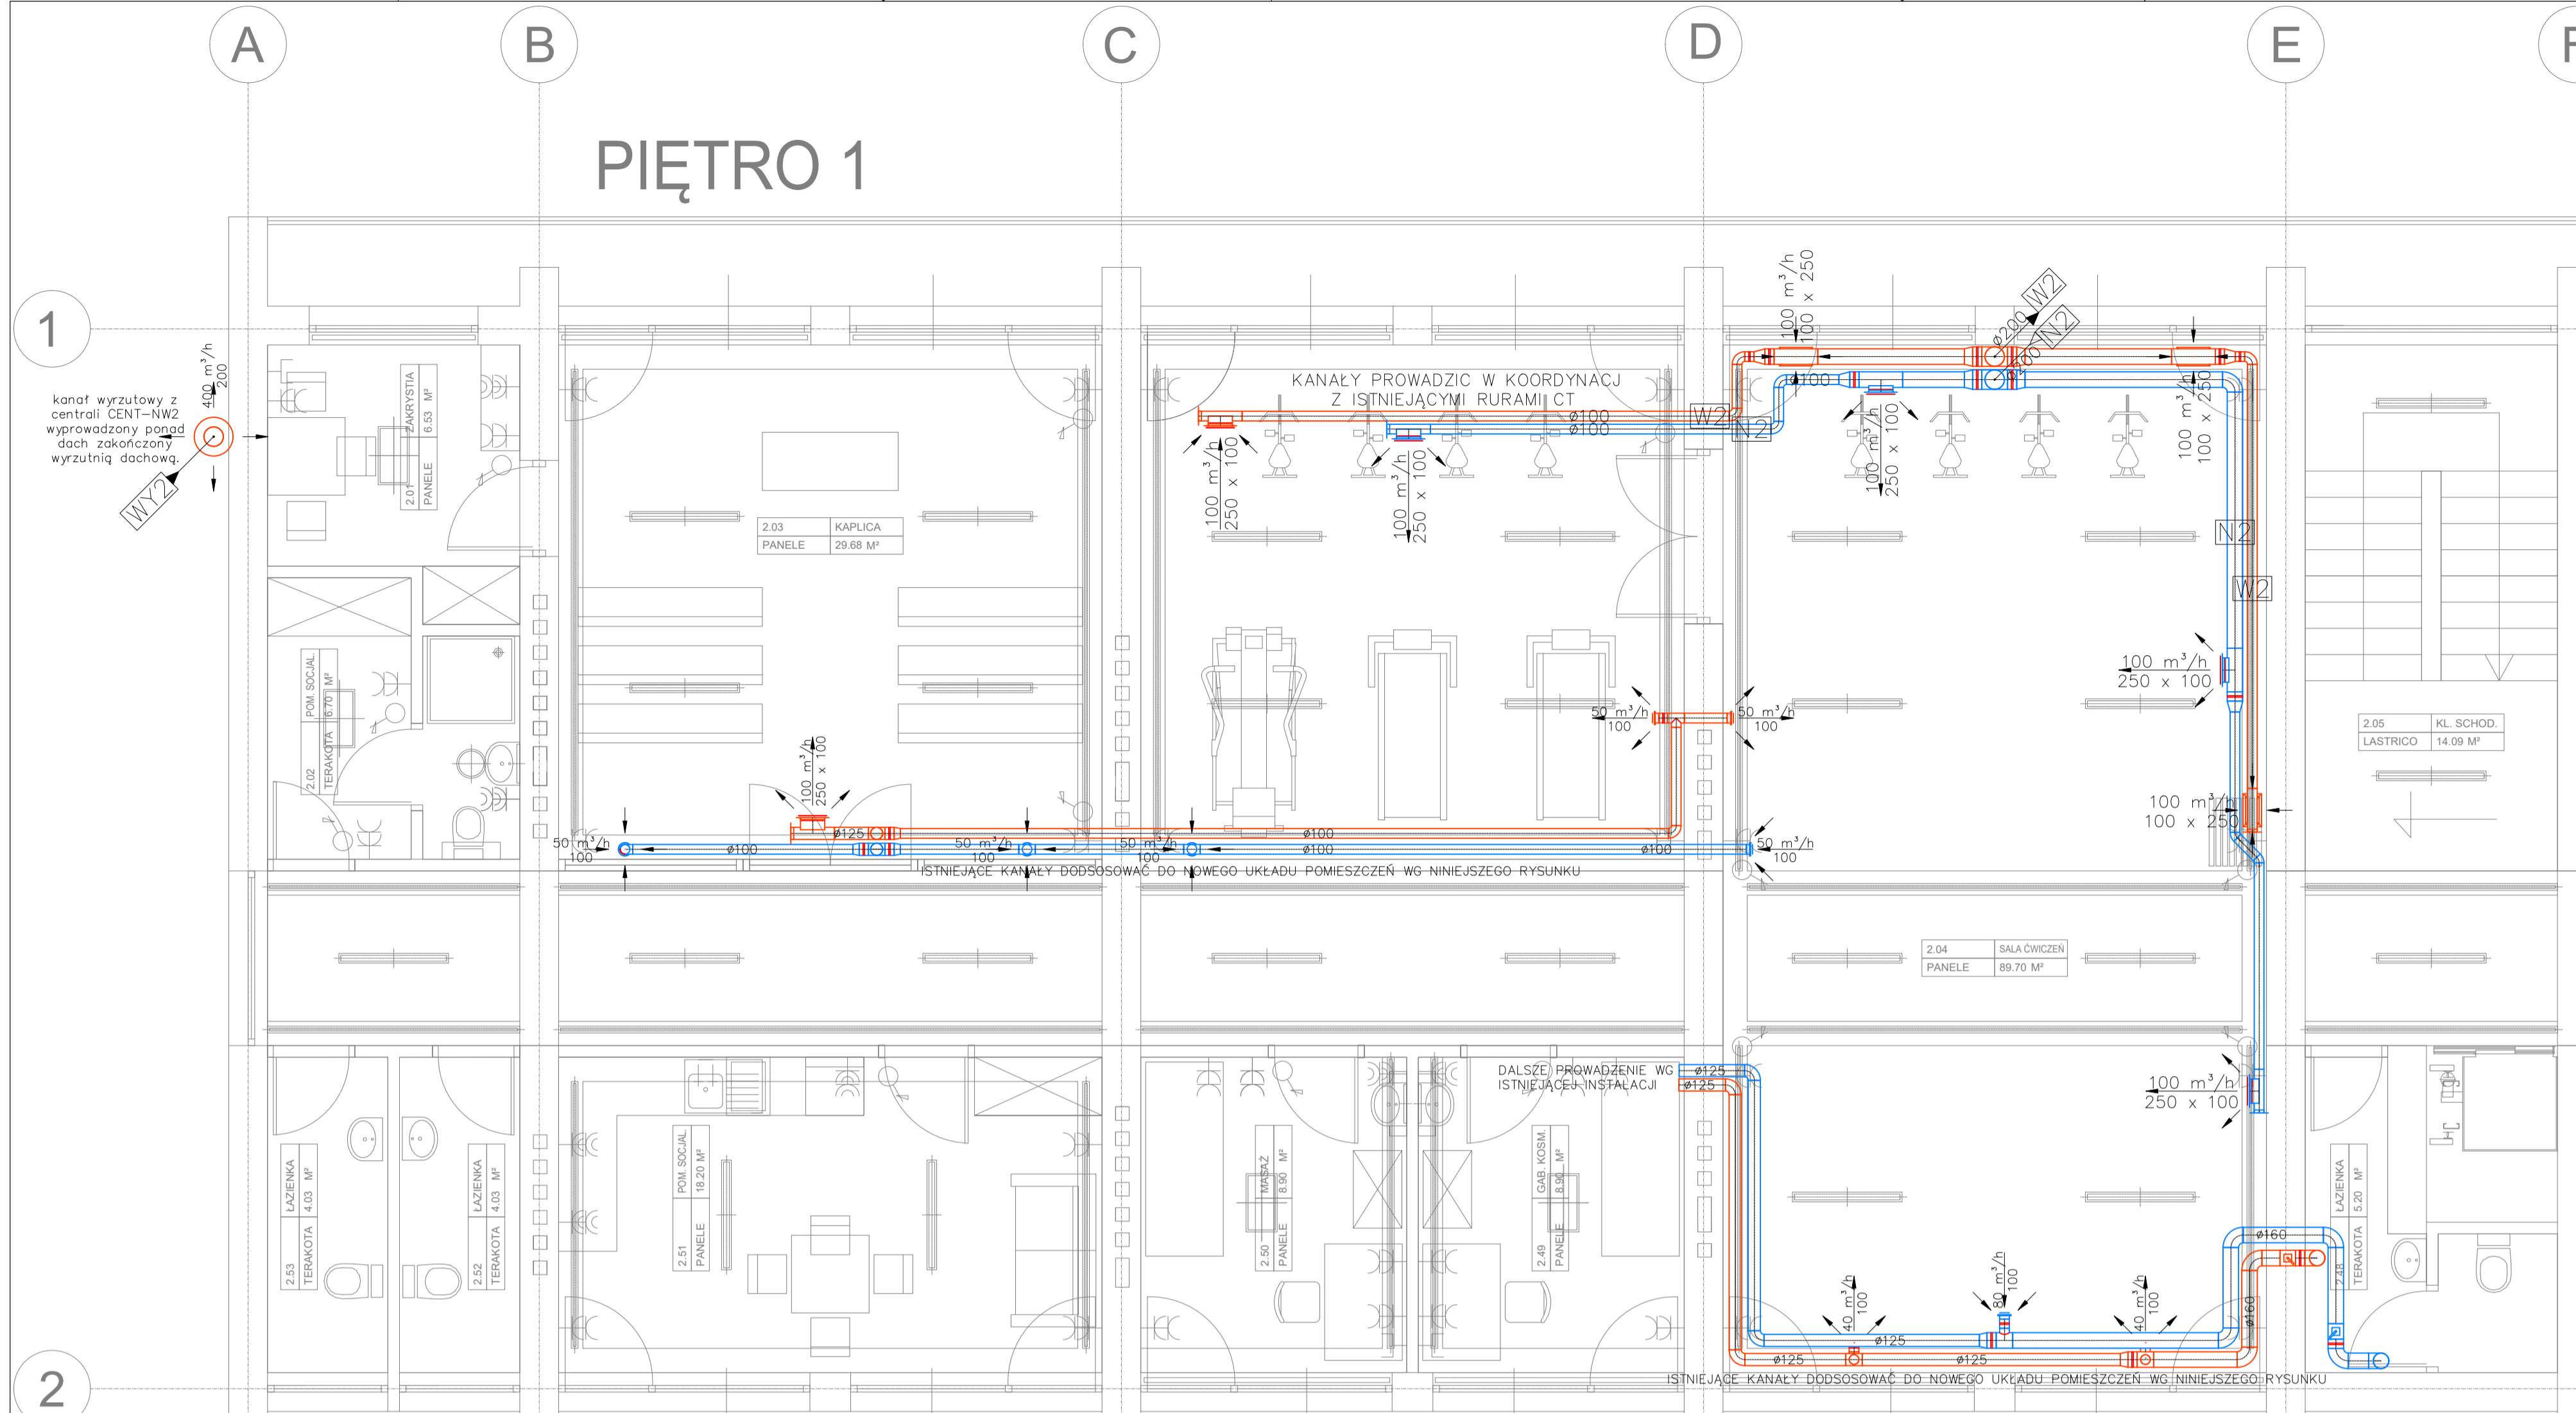

NAZWA PROJEKTU:
Budynek Domu Seniora
 na działce o nr ew.: 70/1, 70/2, 70/3, 70/4,
 Obręb 03-22, 05-510 Konstancin-Jeziorna,
 powiat piaseczyński województwo mazowieckie

INWESTOR:
Dom Seniora Polskiej Akademii Nauk
 ADRES:
 Konstancin-Jeziorna, ul. Chodkiewicza 3/5

JEDYNOŚĆ PROJEKTOWA:
 GRUPA
K.M.R.
 02-738 Warszawa
 ul. Dominikańska 29

PROJEKTANT:
 mgr inż. Stanisław Woźniak
 upr. nr MAZ/0205/PWOS/06
 w specjalności instalacyjnej w zakresie sieci,
 instalacji i urządzeń cieplnych, wentylacyjnych,
 gazowych, wodociagowych i kanalizacyjnych

SPRAWDZAJĄCY:
 inż. Remigiusz Sylwestrzak
 upr. nr St 459/85
 w specjalności instalacyjnej w zakresie
 instalacji i urządzeń cieplnych, wentylacyjnych,
 gazowych, wodociagowych i kanalizacyjnych

OPRACOWANIE:
 mgr inż. Maciej Dybowski

FAZA PROJEKTU: PROJEKT
 BUDOWLANO-WYKONAWCZY

BRANZA: SANITARNA

NAZWA RYSUNKU:
 Instalacja wentylacji - rzut piwnicy, parteru i
 piętra 1

SKALA: 1:50

NR RYSUNKU: IS-WM-01
 DATA: lipiec 2021
 NR STRONY: